





NUOVO ASILO NIDO IN VIA PENDINO CUP **H25E24000060006**

Elaborato Grafico - Stato di progetto -
Elaborato antincendio


Codice Tavola
FTE_G.07

Data 01/07/2024

Descrizione	Simbolo grafico	Descrizione	Simbolo grafico
Elementi conduttori Linee conduttrici di linea		Condotti e conduttori alternativi Linee conduttrici di potenza	
Nota - Simboli relativi ai materiali conduttori hanno funzione di simbolo puramente indicativa e non sono vincolanti. Il simbolo per la linea conduttrice di potenza è riservato per la linea conduttrice di potenza di tipo "E" e "F" e non è richiesto quando questa è uguale a quella di tipo "E".		Condotti e conduttori alternativi Linee conduttrici di potenza Conduttori e linee conduttrici di potenza Conduttori e linee conduttrici di potenza Conduttori e linee conduttrici di potenza	
Condotti alternativi (SEI) Linee conduttrici di potenza		Condotti e conduttori alternativi Linee conduttrici di potenza	
Condotti di separazione Separazione lineare (cavo di separazione)		Condotti e conduttori alternativi Linee conduttrici di potenza	
Se di tipo Condotti di tipo "E" (cavo di tipo "E")		Condotti e conduttori alternativi Linee conduttrici di potenza	
Se di tipo Condotti di tipo "F" (cavo di tipo "F")		Condotti e conduttori alternativi Linee conduttrici di potenza	
Se di tipo Condotti di tipo "E" (cavo di tipo "E")		Condotti e conduttori alternativi Linee conduttrici di potenza	
Condotti conduttori Condotti di tipo "E" (cavo di tipo "E")		Condotti e conduttori alternativi Linee conduttrici di potenza	
Condotti conduttori Condotti di tipo "F" (cavo di tipo "F")		Condotti e conduttori alternativi Linee conduttrici di potenza	
Nota - I simboli relativi ai materiali conduttori sono indicati in base alla loro compatibilità e alla possibilità di realizzazione.		Condotti conduttori Condotti di tipo "E" (cavo di tipo "E")	
Condotti conduttori (SEI) Linee conduttrici di potenza		Condotti conduttori Condotti di tipo "E" (cavo di tipo "E")	
Condotti conduttori (SEI) Linee conduttrici di potenza		Condotti conduttori Condotti di tipo "E" (cavo di tipo "E")	

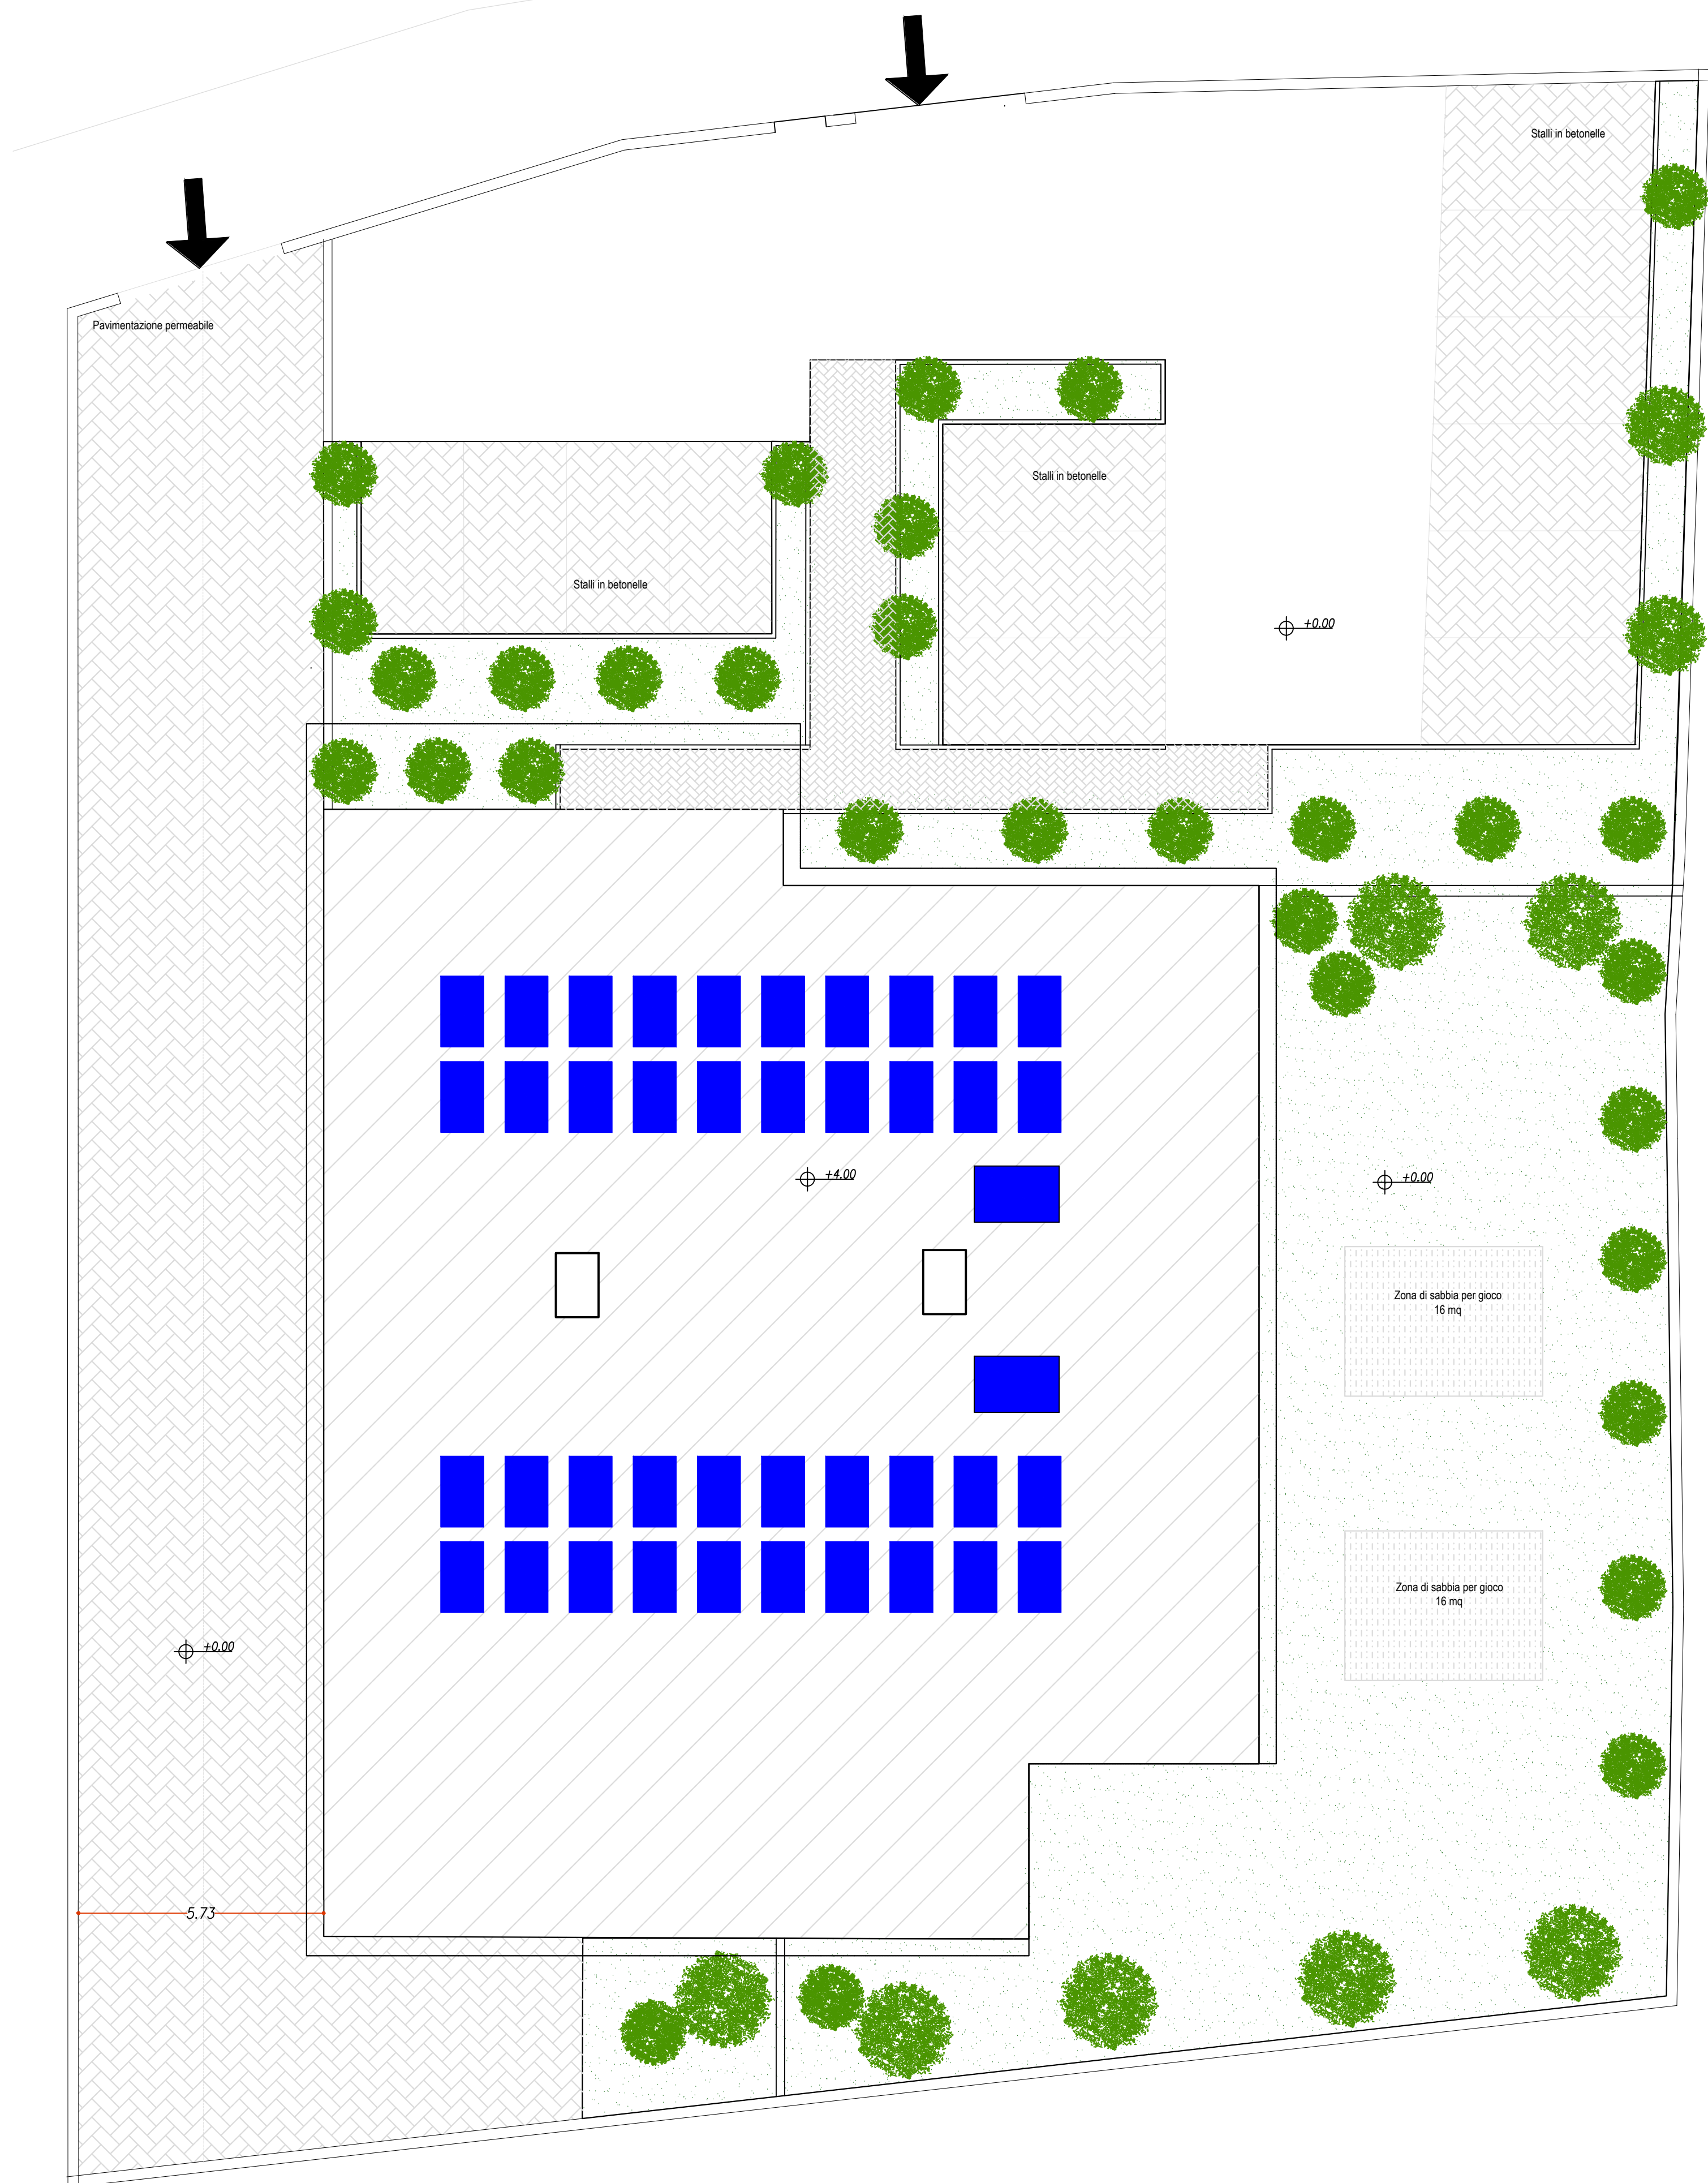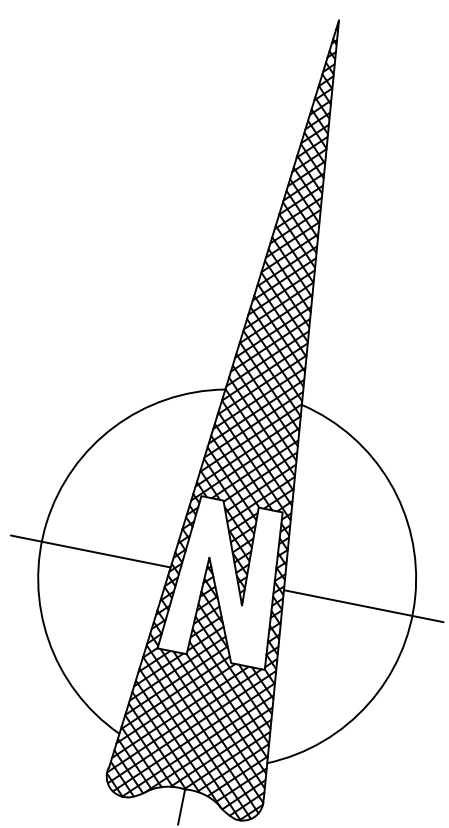


SEZIONE A-A
Scala 1:100

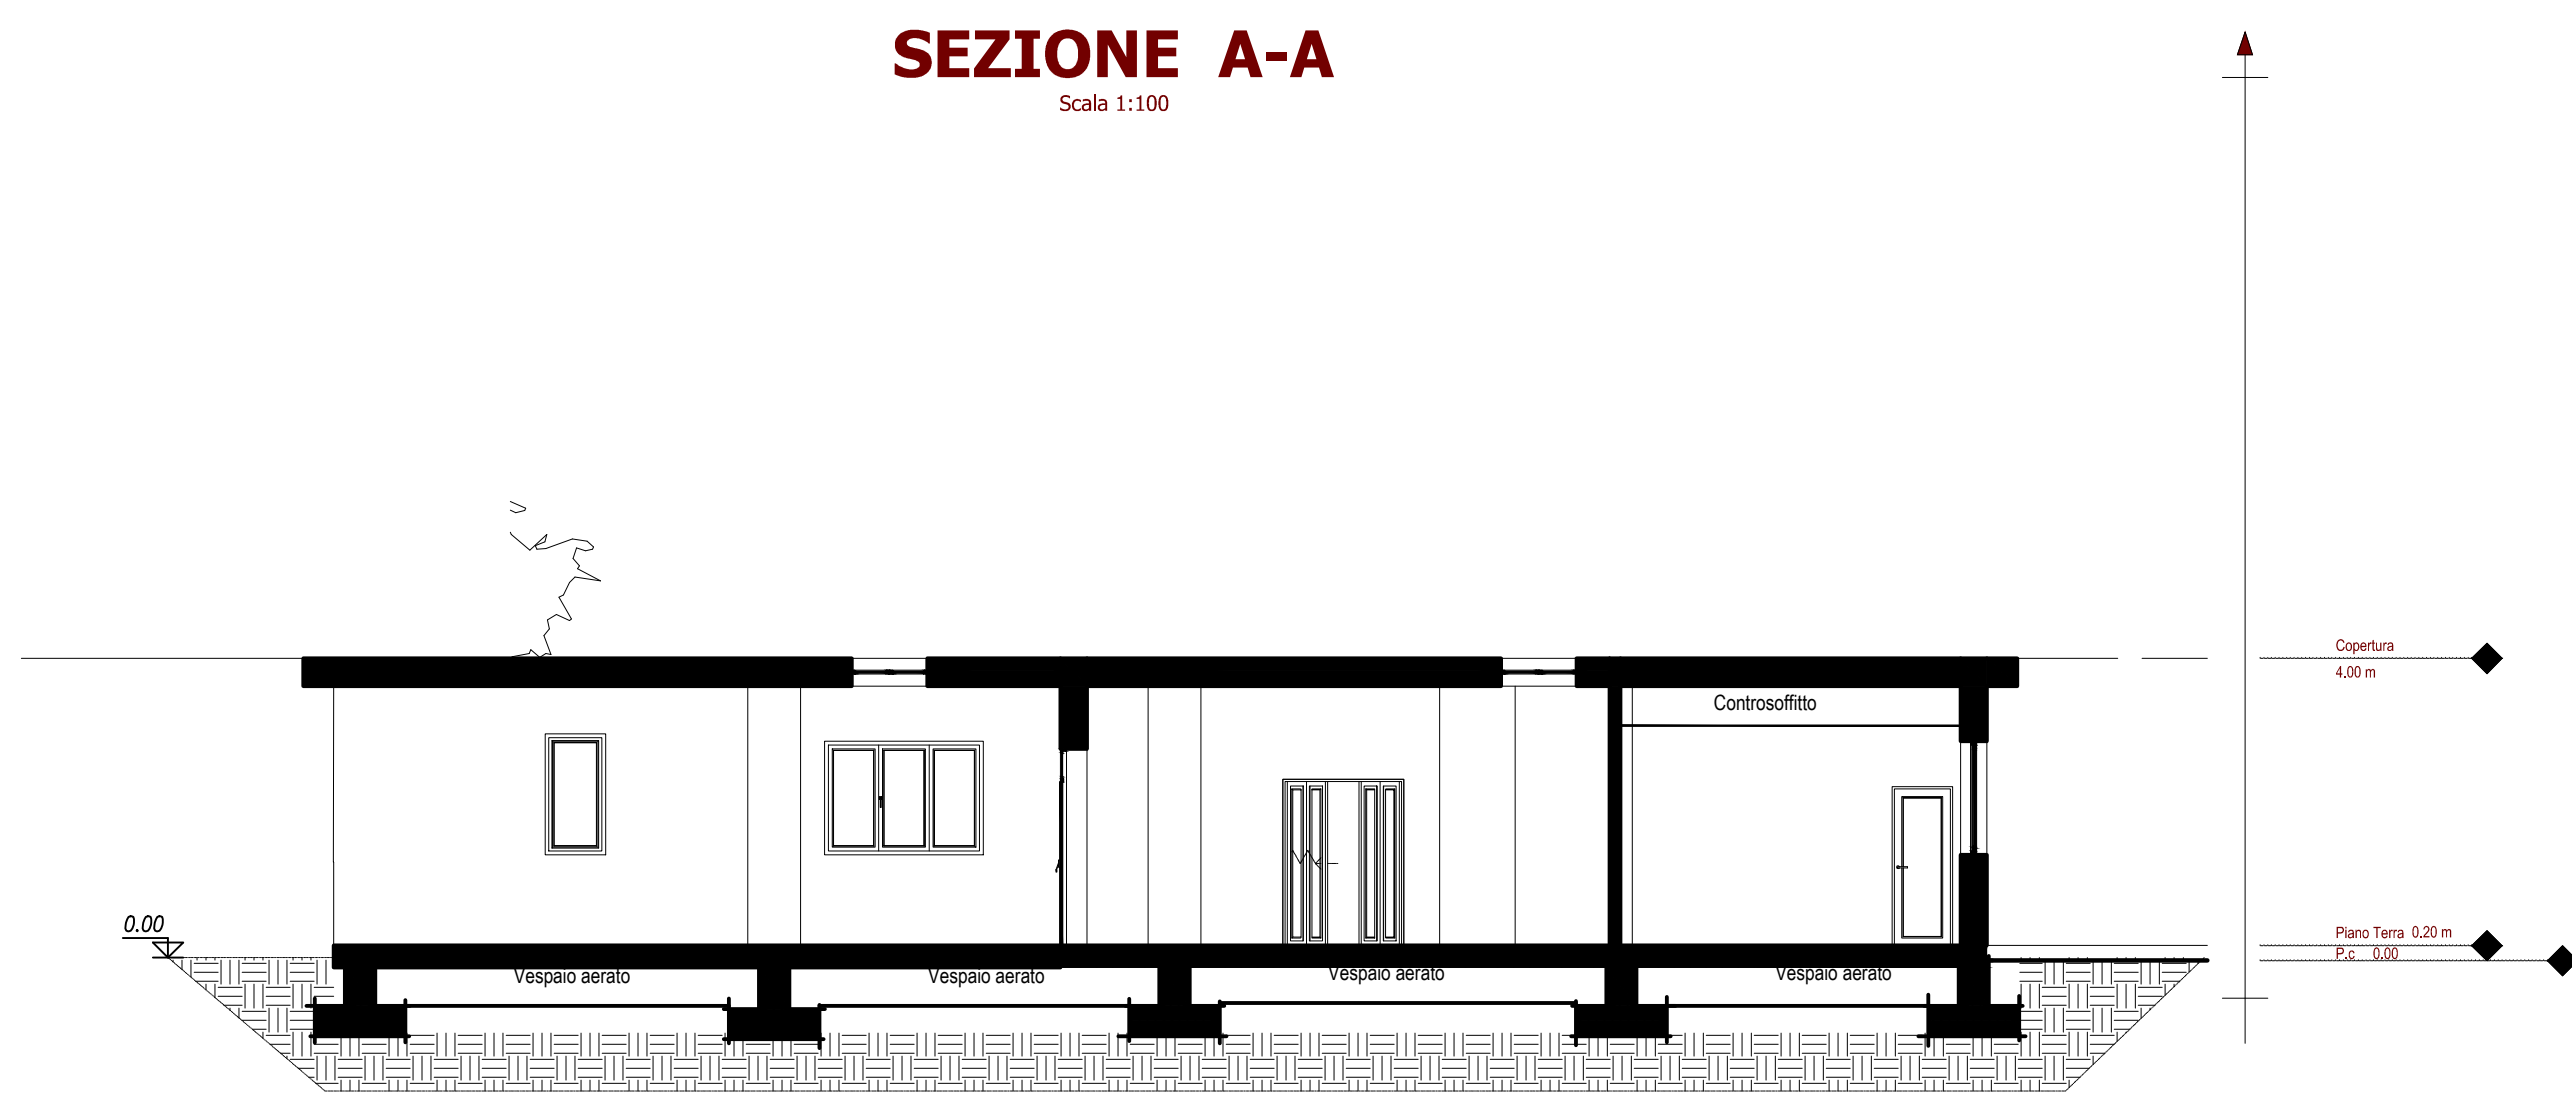

PIANTA PIANO TERRA

Scale 1:100

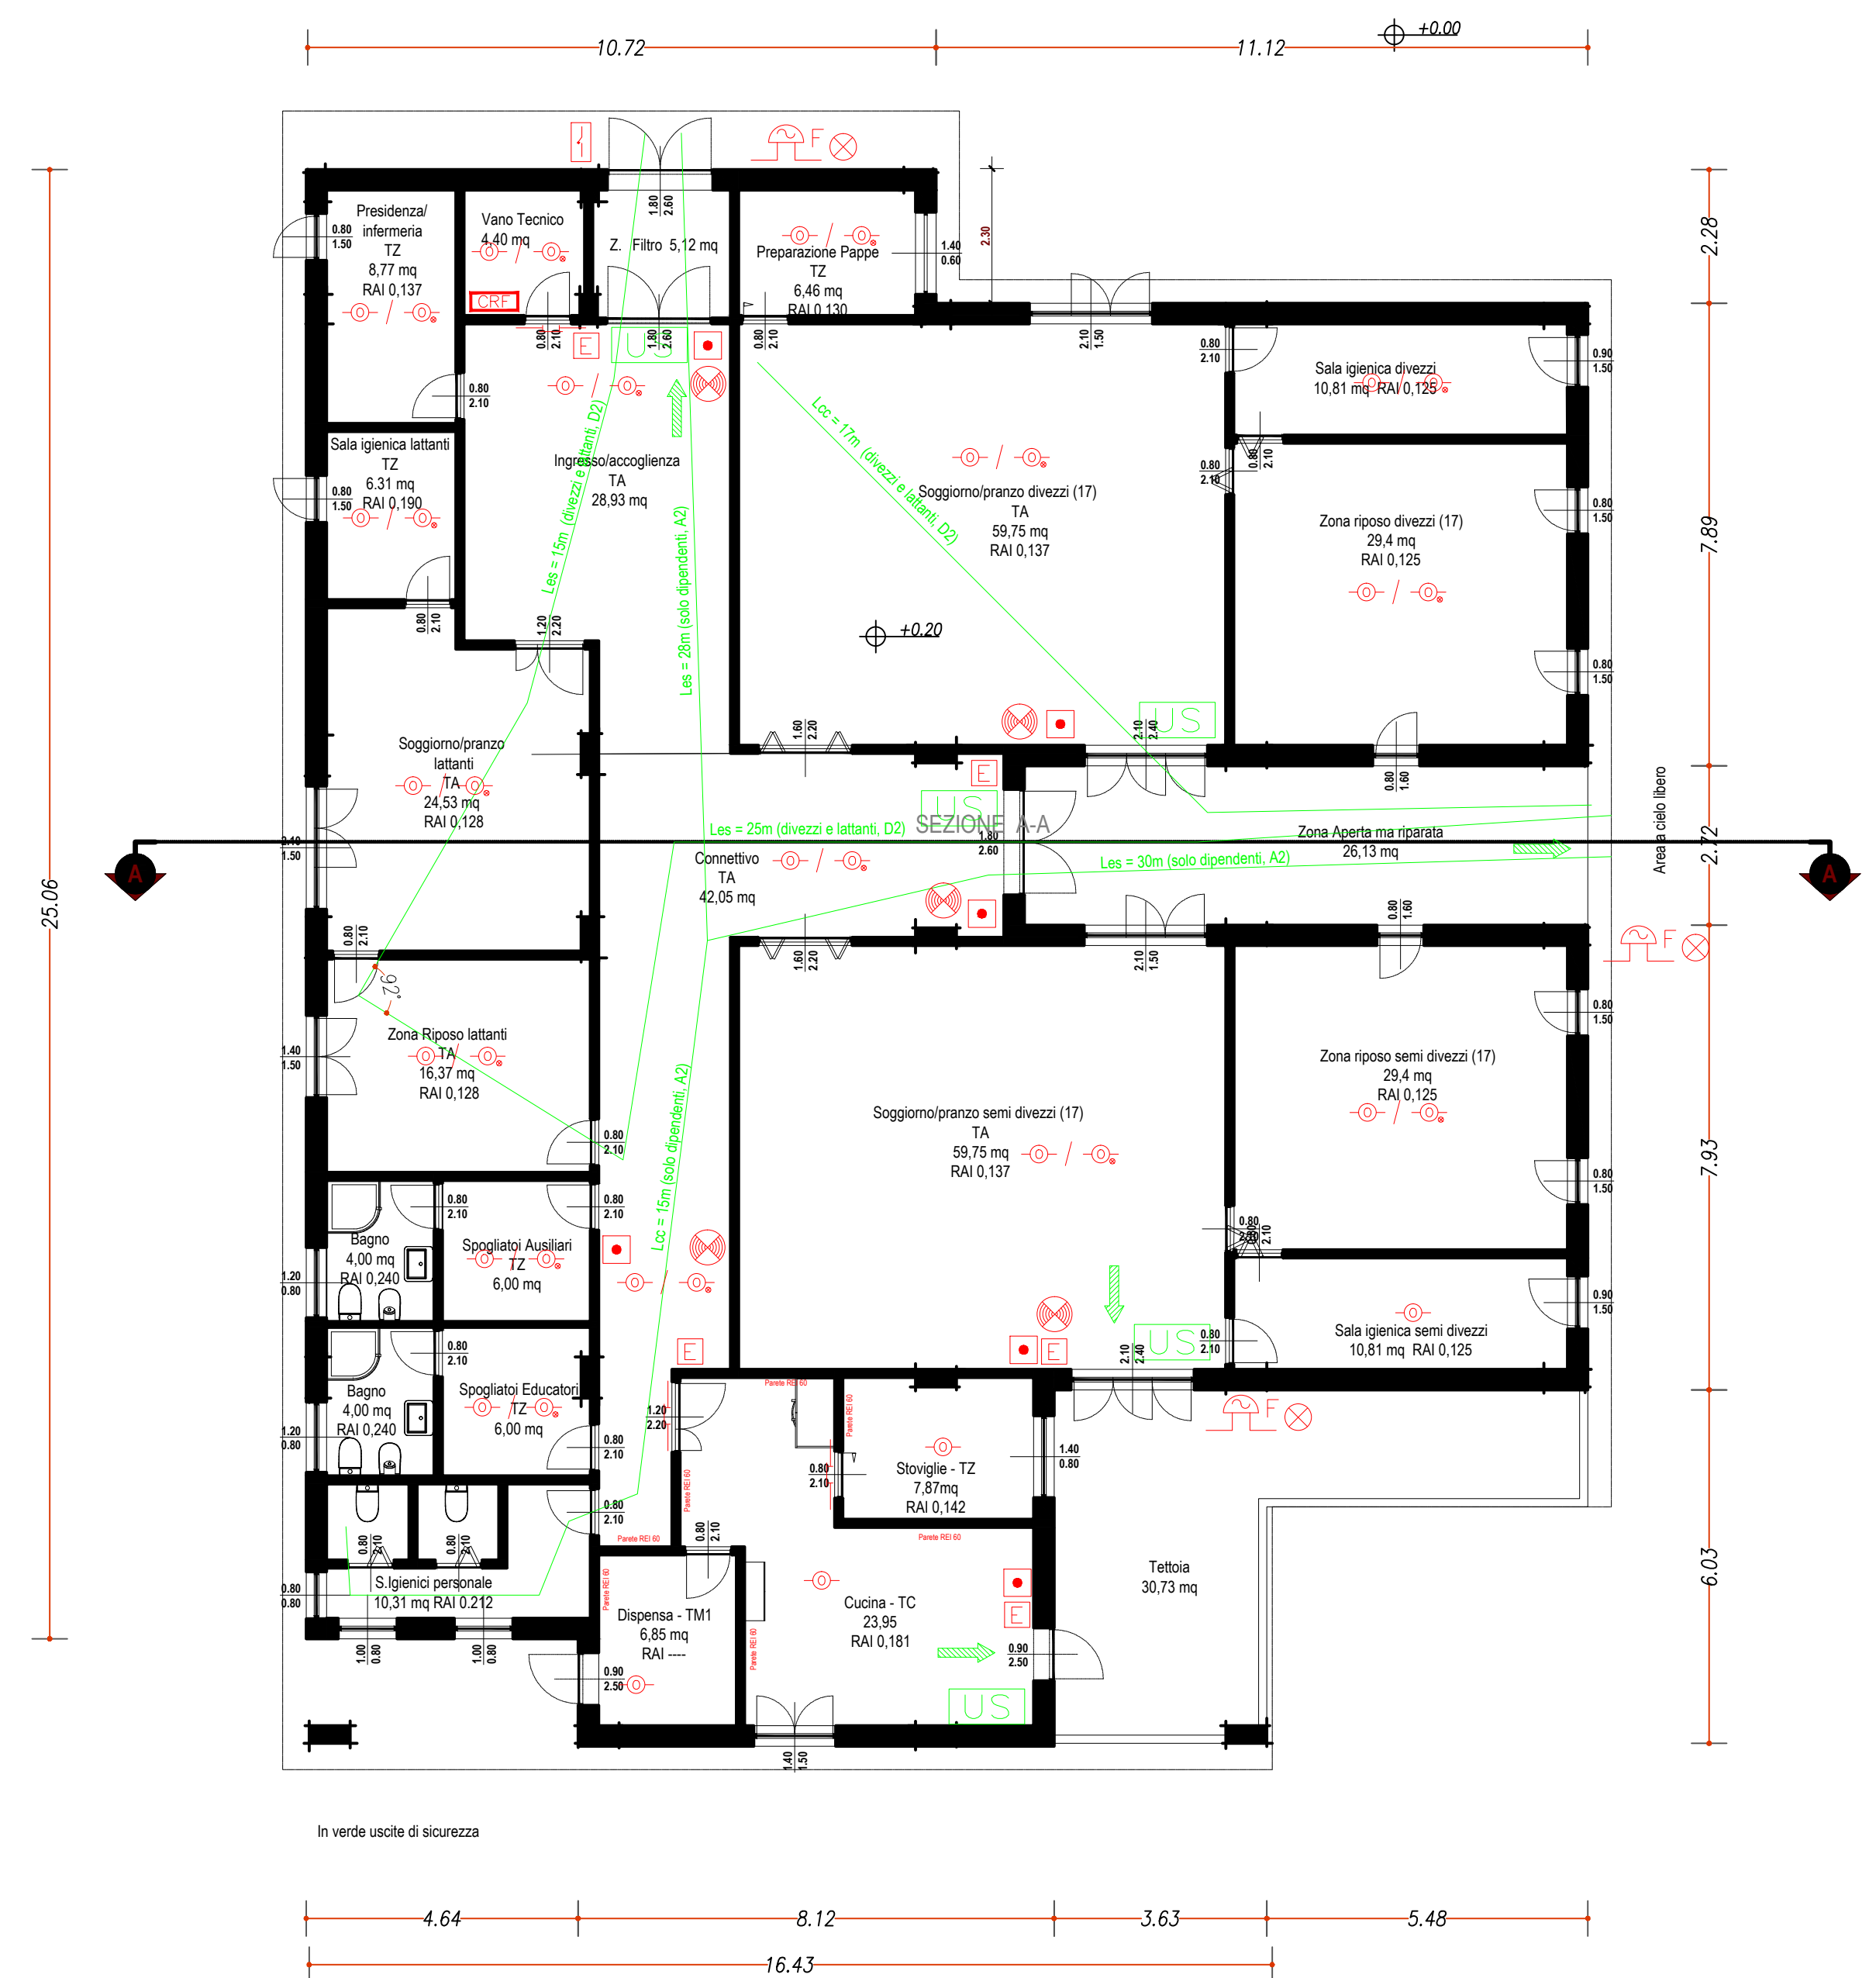

SEZIONE B-B
Scala 1:100

